


PLANTA BAIXA - 1º PAVIMENTO

ESCALA: 1/75
ÁREA=318,8m²

— NBR-5444 —			
Num.	Quant.	Und.	Dimensão
1	11	pc	PECCV2X4
2	5	pc	Caixa 2x4
3	4	pc	Caixa de Passagem no piso
4	4	pc	Caixa Sextavada
5	4	pc	Curvo rosçável mocho — PVC Rígido
6	8	pc	Caixa de Som (20 cm de diâmetro com 12 cm de profundidade)
7	11	pc	Luxo rosçável — PVC Rígido
8	7.68	pc	Tomodo 200cm
9	18.17	m	Tubo PVC Rígido — Parede
— Interruptor com letra S —			
Num.	Quant.	Und.	Dimensão
1	19	pc	3/4"
2	38	pc	3/4"
3	23.13	m	14.02.188.4
4	13.26	m	14.02.188.4
5	48.08	m	3/4"
— Cabeamento Estruturado —			
Num.	Quant.	Und.	Dimensão
1	1	pc	Código
Equipamento de Som			

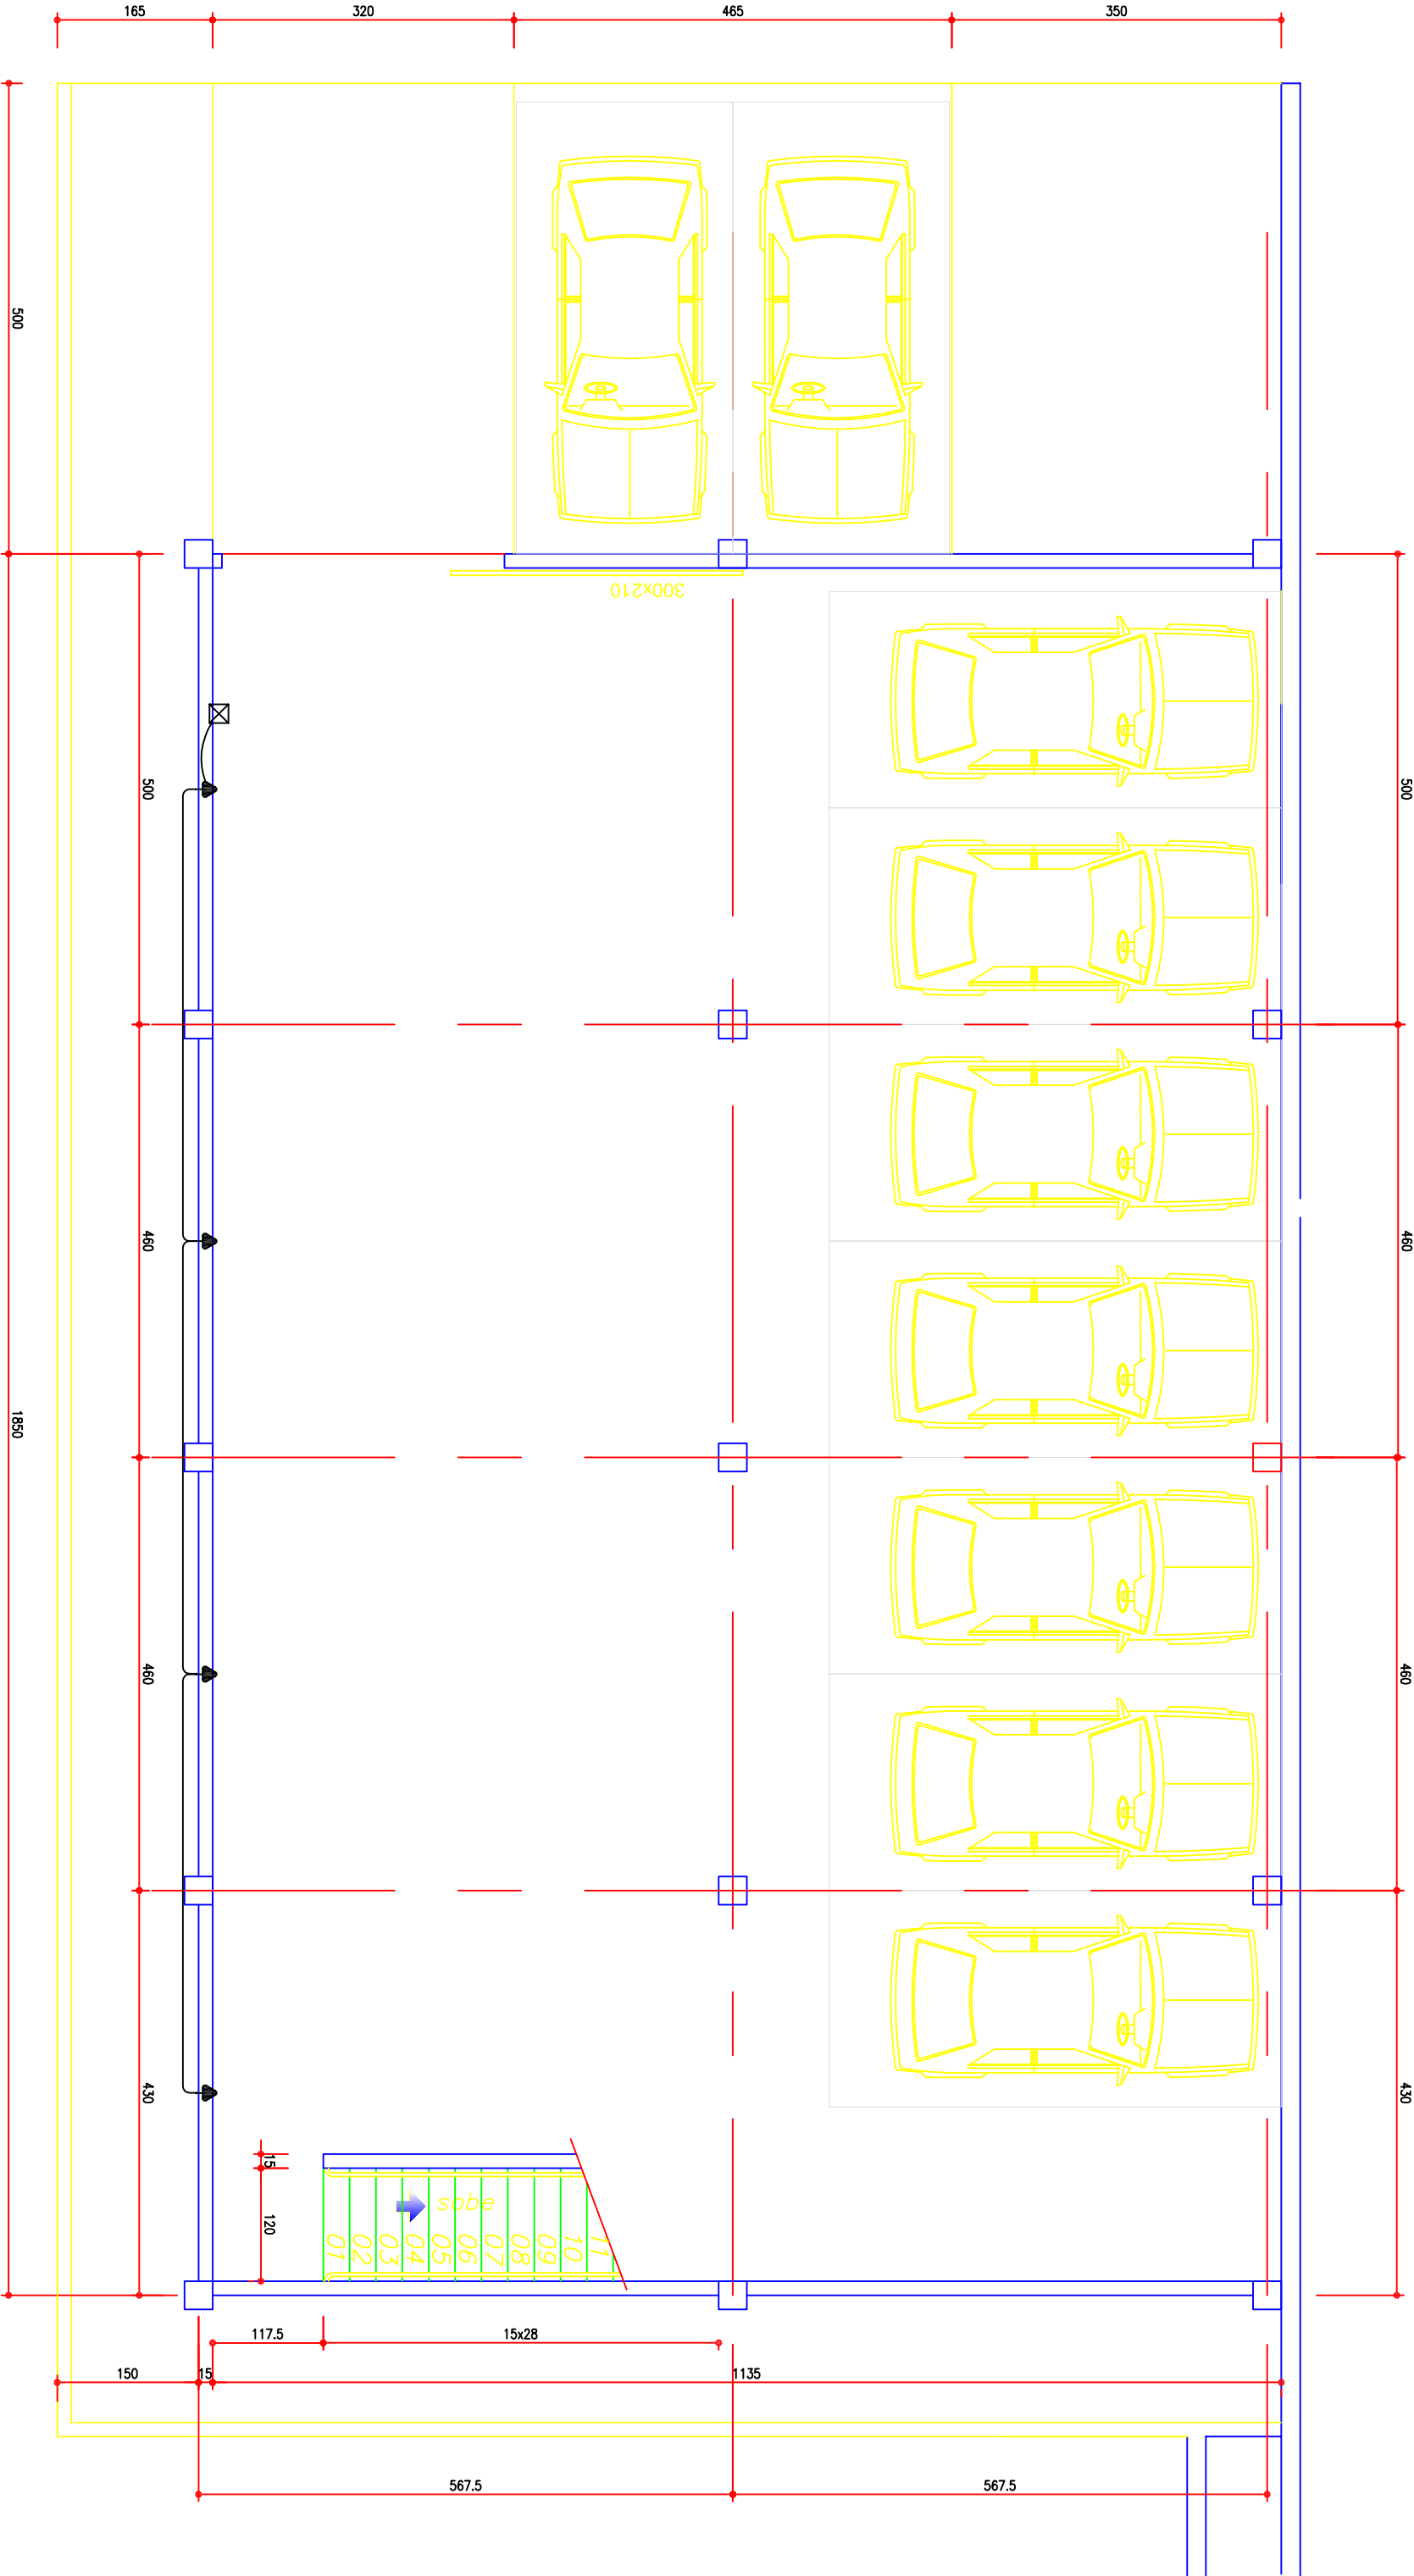

PLANTA BAIXA - SUBSOLO

ESCALA: 1/75
ÁREA=212,7m²

ENDEREÇO:
Rua Gerardo Andrade Reis, s/nº Lotes 03.04.33.34.35 e 36 - QUADRA 35

VILA VERDE - VARGINHA - MG

PROPRIETÁRIO:
Congregação Cristã no Brasil

PROJETO/ARQUITETO:
25.871.633/0001-04

TERRENO (REAL):
1800,00 m²

EDIFICAÇÃO
EXISTENTE
AMPLIAÇÃO
TOTAL
TAXA OCUPAÇÃO

674,40 m²

QUADRO DE ÁREAS

TERRENO (REAL):
1800,00 m²

EDIFICAÇÃO
EXISTENTE
AMPLIAÇÃO
TOTAL
TAXA OCUPAÇÃO

674,40 m²

PROJETO DE TUBULAÇÕES DE SOM

Resp.: Eng. Márcio Fernandes Gonçalves
CREA: 93.783/0
Pós de Cidades - MG

PROJETO DE TUBULAÇÕES DE SOM

Resp.: Eng. Márcio Fernandes Gonçalves
CREA: 93.783/0
Pós de Cidades - MG

PROJETO DE TUBULAÇÕES DE SOM

Resp.: Eng. Márcio Fernandes Gonçalves
CREA: 93.783/0
Pós de Cidades - MG