


Isométrico Tubulações Rede Lógica

Eng. Marlon

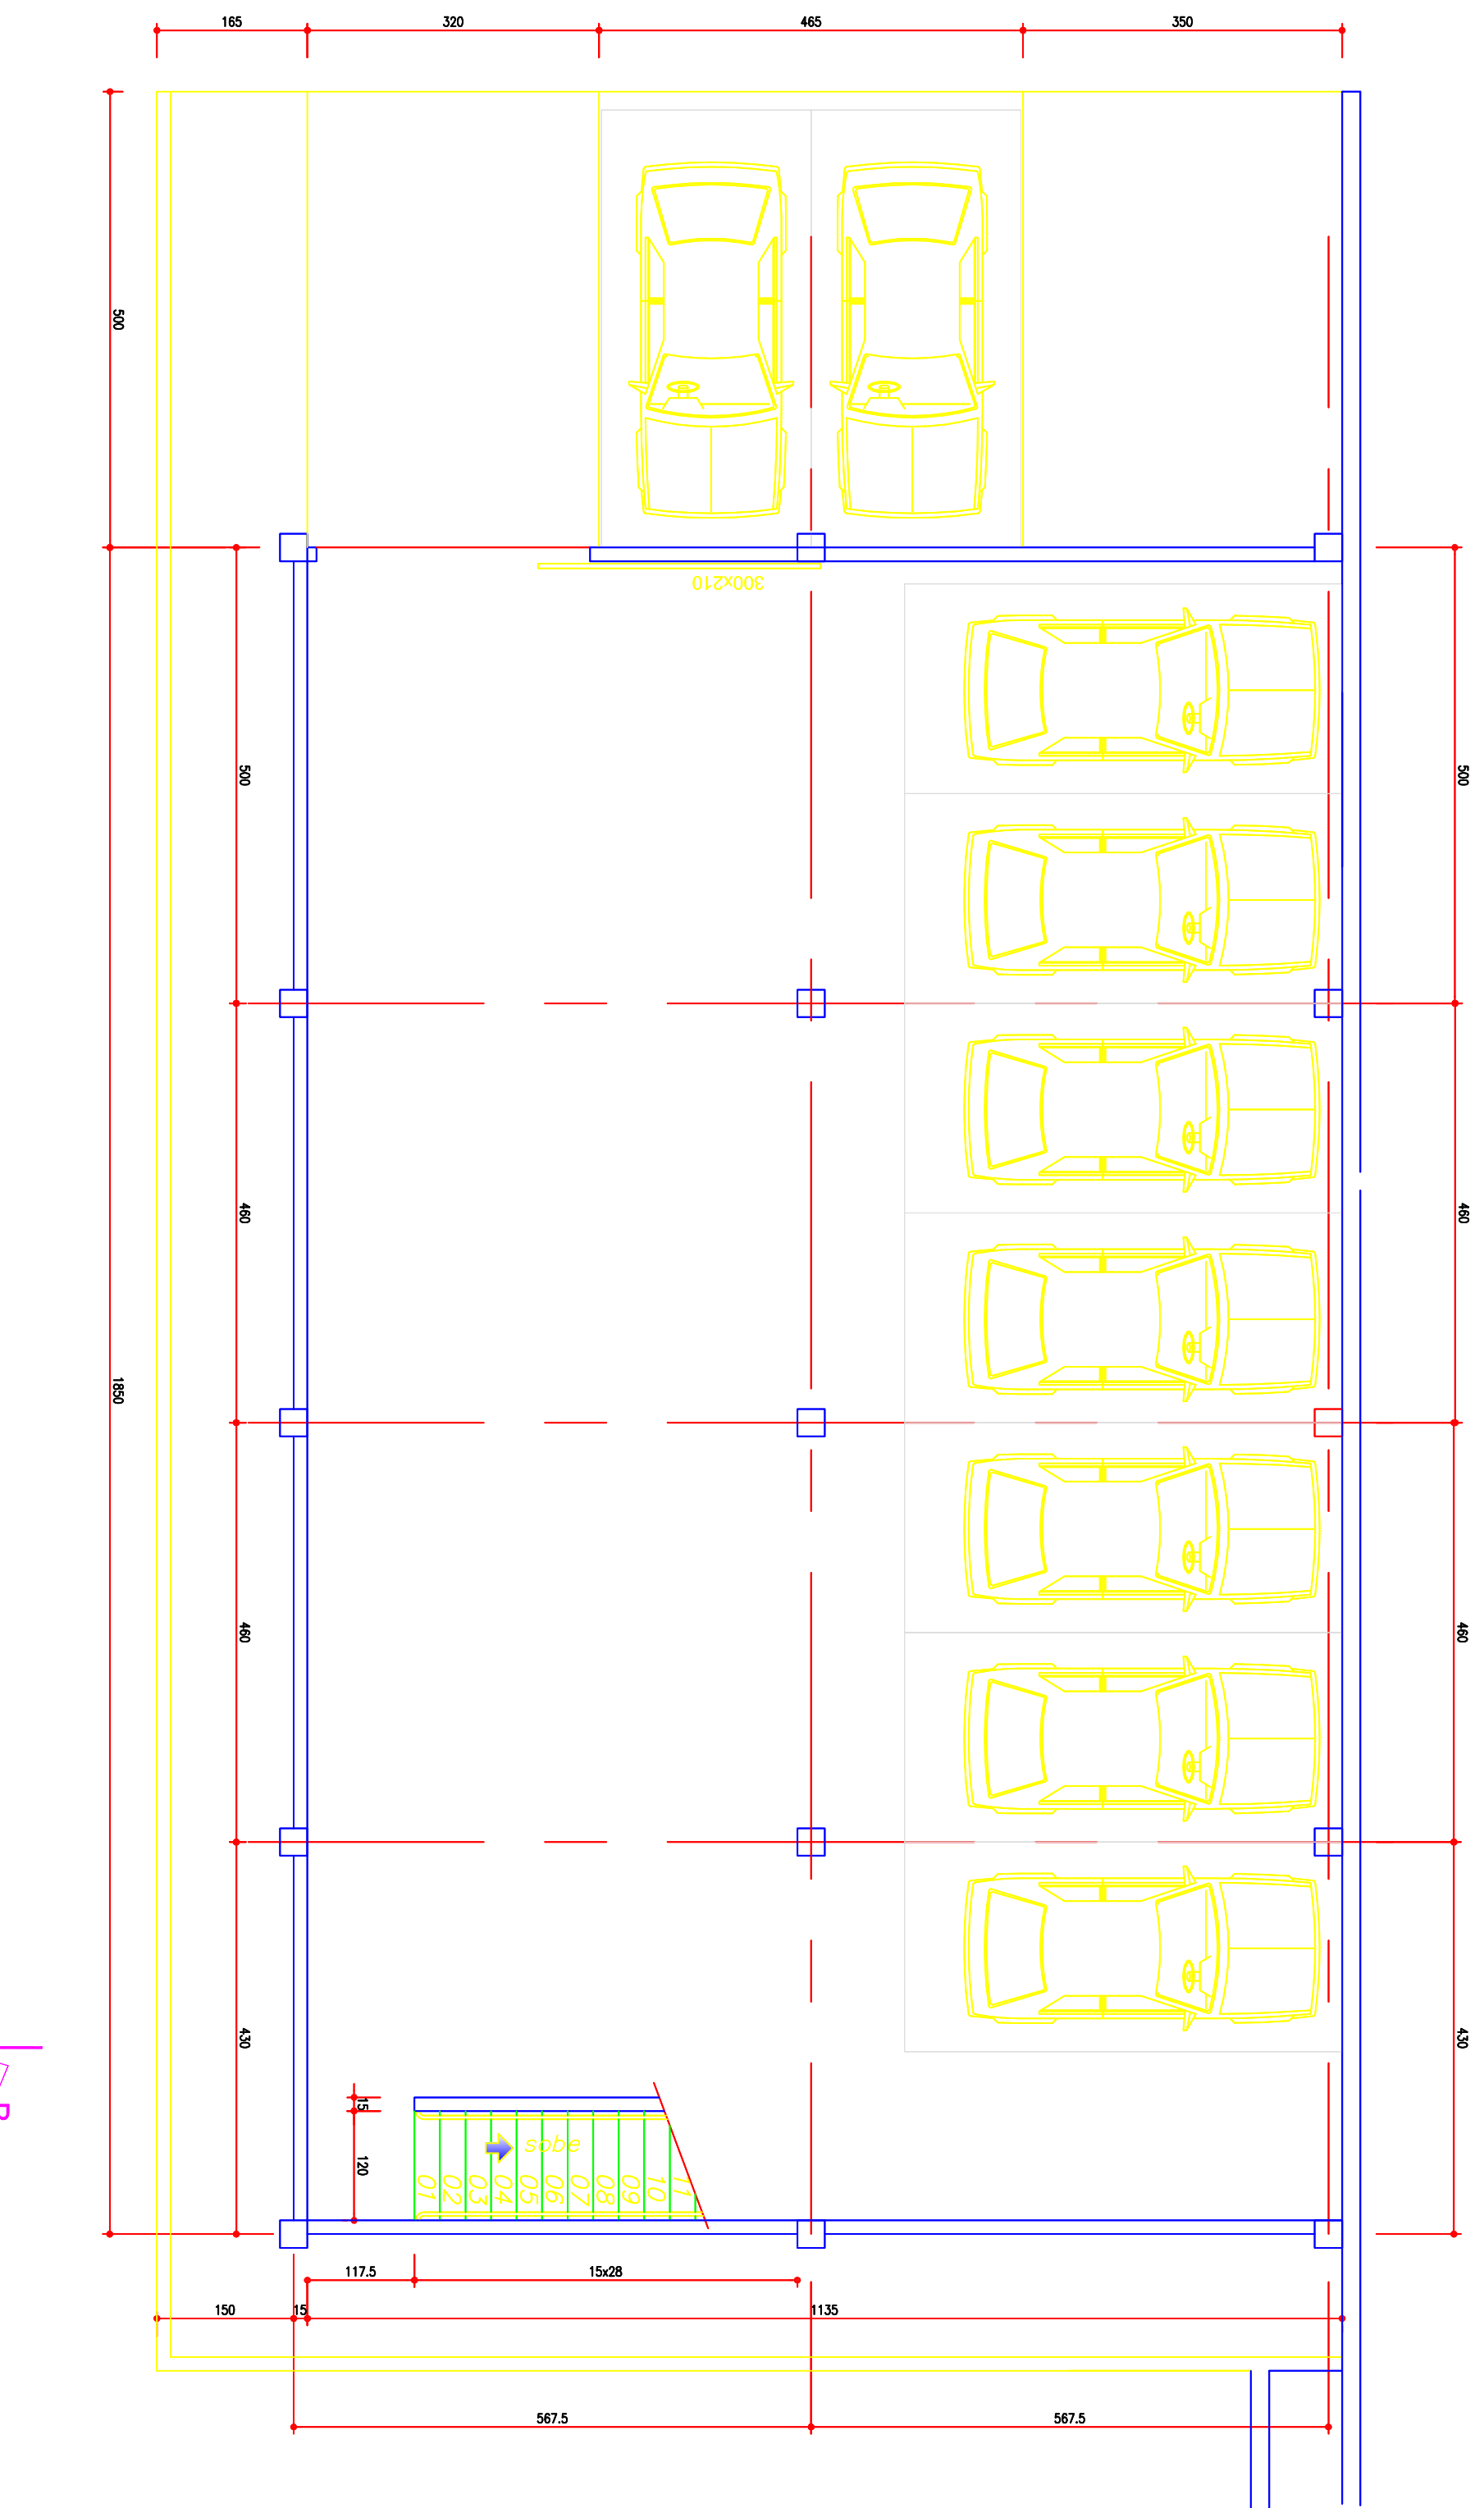

PLANTA BAIXA - 1º PAVIMENTO

ESCALA : 1/75
ÁREA=318,8m²

PLANTA BAIXA - SUBSOLO

ESCALA : 1/75
ÁREA=212,7m²